
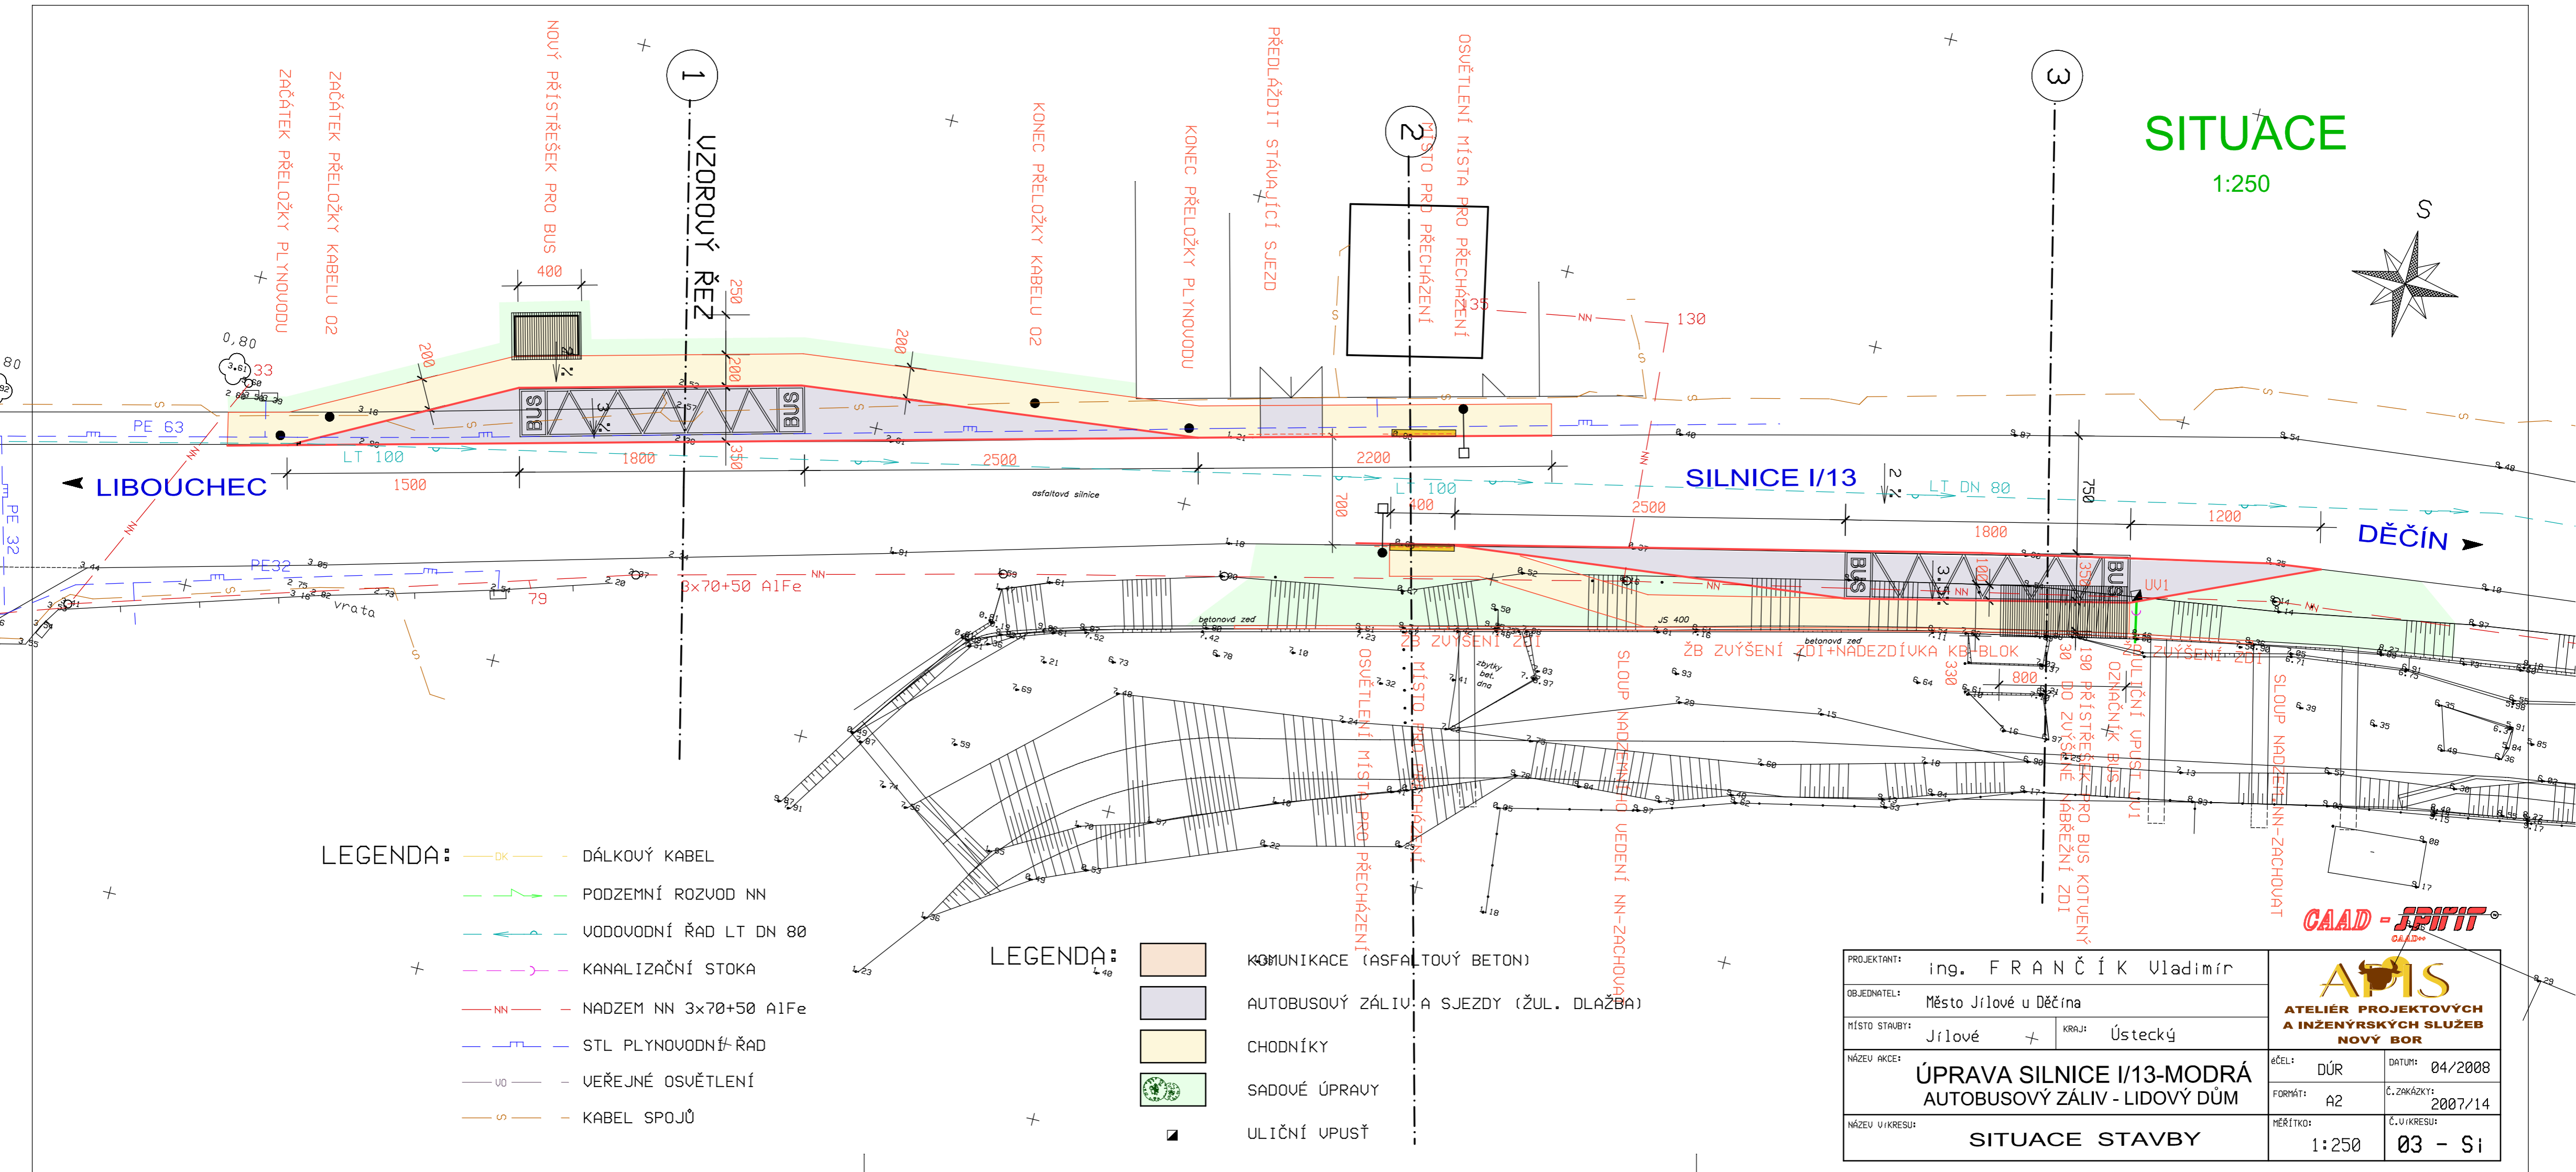


SITUACE

1:250

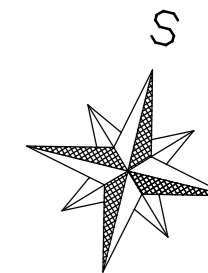

- LEGENDA:**
- DK — DÁLKOVÝ KABEL
 - — PODZEMNÍ ROZVOD NN
 - — VODOVODNÍ ŘAD LT DN 80
 - — KANALIZAČNÍ STOKA
 - NN — NADZEM NN 3x70+50 A1Fe
 - — STL PLYNOVODNÍ ŘAD
 - UO — VEŘEJNÉ OSVĚTLENÍ
 - S — KABEL SPOJŮ

- LEGENDA:**
- KOMUNIKACE (ASFALTOVÝ BETON)
 - AUTOBUSOVÝ ZÁLIV A SJEZDY (ŽUL. DLAŽBA)
 - CHODNÍKY
 - SADOVÉ ÚPRAVY
 - ULIČNÍ UPUSŤ

PROJEKTANT:	ing. FRANČÍK Vladimír		 ATELIÉR PROJEKTOVÝCH A INŽENÝRSKÝCH SLUŽEB NOVÝ BOR
OBJEDNATEL:	Město Jílové u Děčína		
MÍSTO STAVBY:	Jílové	KRAJ:	Ústecký
NÁZEV AKCE:	ÚPRAVA SILNICE I/13-MODRÁ AUTOBUSOVÝ ZÁLIV - LIDOVÝ DŮM		účel: DŮR datum: 04/2008
NÁZEV U KRESU:	SITUACE STAVBY		formát: A2 č. zakázky: 2007/14
			měřítko: 1:250 č. u kresu: 03 - Si

CAAD - JPIIT